



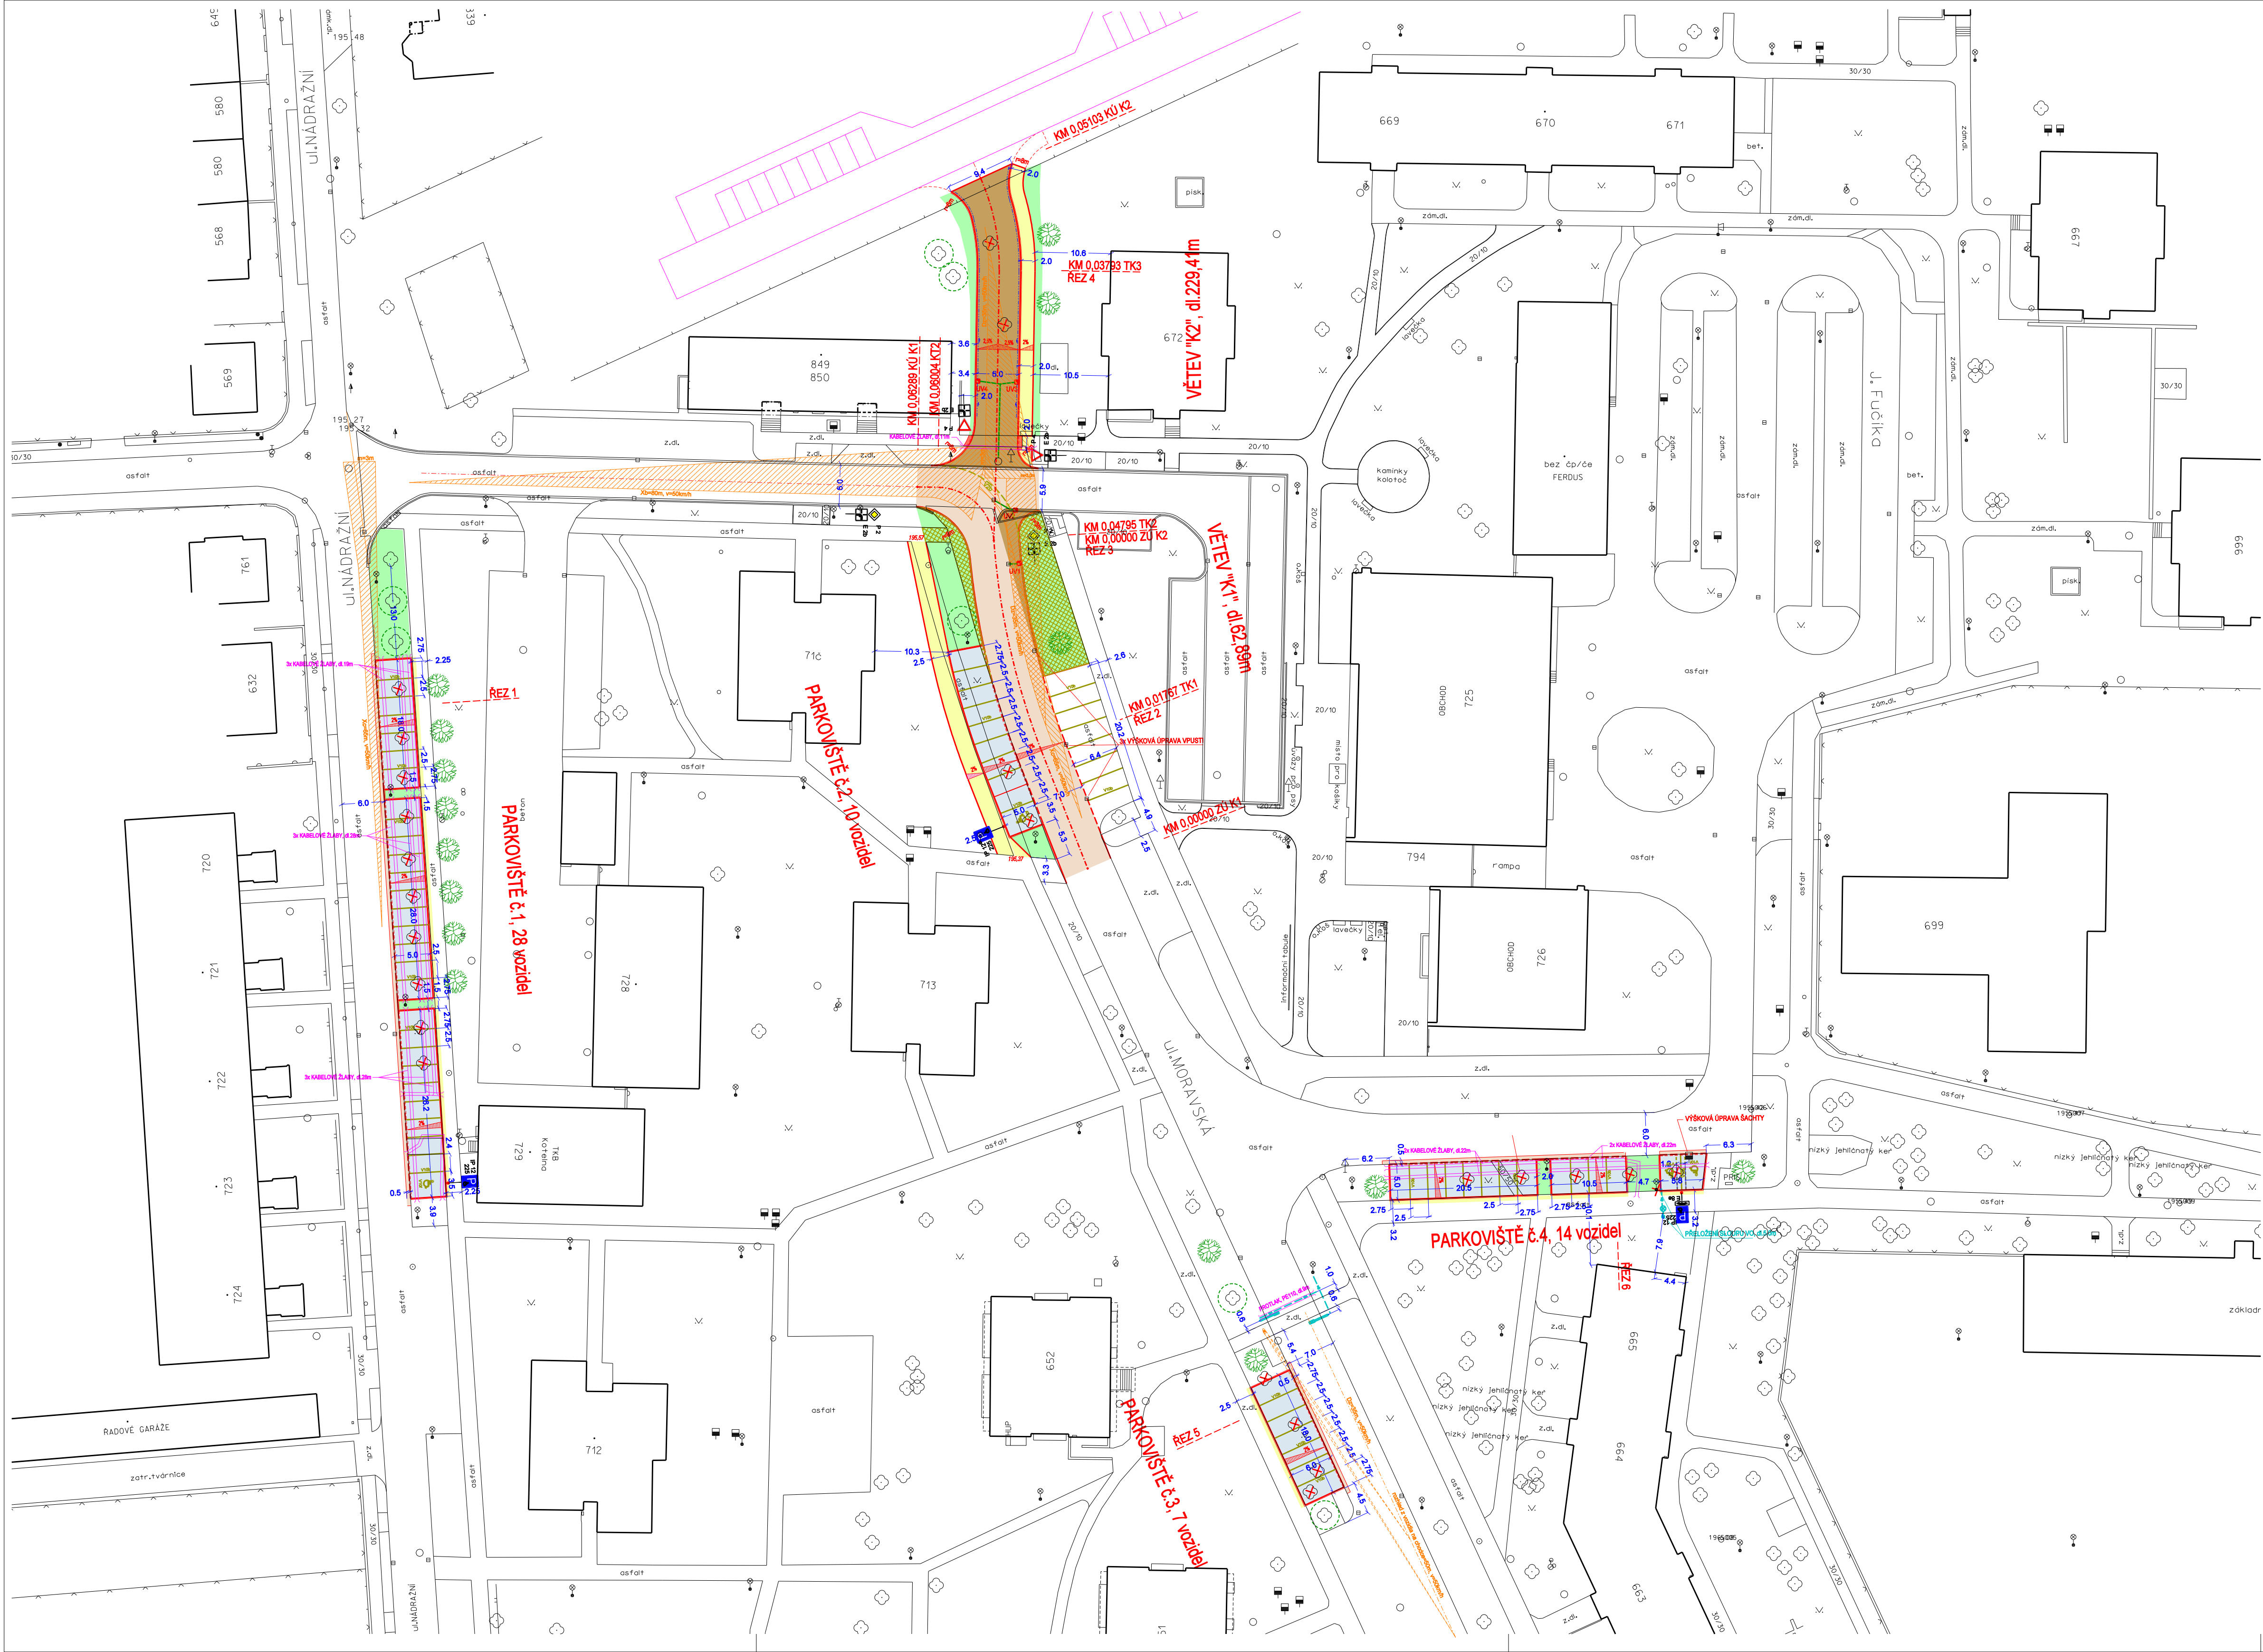

- LEGENDA:**
- SO 01 VOZOVKA - OPRAVA KRYTU FRÉZOVÁNÍM A DOPLNĚNÍ Z AB 50mm
 - SO 01 VOZOVKA - CELÁ NOVÁ KONSTRUKCE, POVRCH Z AB 50mm
 - SO 01 NOVÉ PARKOVISTĚ - POVRCH Z DRENÁŽNÍ DLAŽBY, TL.80mm
 - SO 01 NOVÝ CHODNÍK, POVRCH ZE ZÁMKOVÉ DLAŽBY 200/100/60
 - SO 01 ZATRAVNĚNÍ A VÝSADBA STROMŮ
 - SO 01 RUŠENÉ ZPEVNĚNÉ PLOCHY
 - SO 01 ULIČNÍ VPUSTI + KAN. PŘÍPOJKA
 - SO 01 PODÉLNÁ DRENŽ DN 125
 - SO 01 NASVĚTLENÍ PŘECHODU + TRASA KABELU VO
 - SO 01 PŘELOŽKA SLOUPU VĚŘ. OSVĚTLENÍ + TRASA KABELU VO
 - SO 01 KABELOVÉ ŽLABY, PRO DADĚČNOU OCHRANU KABELŮ SLP A VN, NN
 - PLÁNOVANÁ VÝSTAVBA RD A BYT. DOMŮ
 - OBLAST OCHRANY STÁVAJÍCÍCH DŘEVIN PODLE STANDARDU AOPK

- LEGENDA INŽENÝRSKÝCH SÍTÍ**
- STÁVAJÍCÍ SÍTĚ**
- VODOVOD
 - KANALIZACE
 - KABEL SLABOPROUDU
 - KABEL VN
 - KABEL VN
 - VTL PLYNOVOD
 - STL PLYNOVOD
 - NTL PLYNOVOD
 - VEŘEJNÉ OSVĚTLENÍ
 - TEPLOVOD
- VŠECHNY STÁVAJÍCÍ SÍTĚ, POD KOMUNIKACEMI JSOU ULOŽENY V CHRÁNICÍCH.

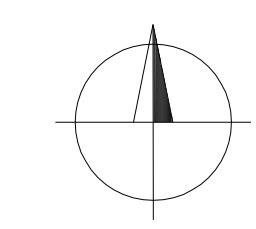

ZÁKRESY PODZEMNÍCH INŽENÝRSKÝCH ZAŘÍZENÍ NESLOUŽÍ JAKO VYTÝČOVACÍ VÝKRES-PŘED ZAHÁJENÍM STAVEBNÍCH PRACÍ. MUSÍ INVESTOR ZAJISTIT JEJICH VYTÝČENÍ SPRÁVCEM SÍTÍ A JEJICH OZNAČENÍ NA MÍSTĚ DLE PLATNÝCH PŘEDPISŮ. SOUŘADICOVÝ SYSTÉM JTSK, VÝŠKOVÝ SYSTÉM BpV					
ODP. PROJEKTANT	VYPRACOVAL	KONTROLOVAL	HIP	Ing. ŘÍHÁK Vojtěch - ComTech Projektová a inž. činnost, dopravní stavby 767 01 Kroměříž, Nitranská 448/16 IČ 68048696, DIČ CZ1707224399	
ING. ŘÍHÁK	ING. ŘÍHÁK				
Kraj:	ZLÍNSKÝ	Místo:	CHROPYNĚ	FORMÁT	6A4
INVESTOR: MĚSTO CHROPYNĚ, NÁM. SVOBODY 29, 768 11 CHROPYNĚ				DATUM	08/2024
KŘÍŽOVATKA A PARKOVÁNÍ NA UL. MORAVSKÁ V CHROPYNĚ D. VÝKRESOVÁ DOKUMENTACE				ÚČEL	DPS
				ČÍS. ZAKÁZKY	3524
				ČÍS. SOUPRAVY	
SITUACE DOPRAVNÍHO ZNAČENÍ				MĚŘÍTKO 1:500	ČÍSLO VÝKRESU 12