


ŠIRŠÍ VZTAHY

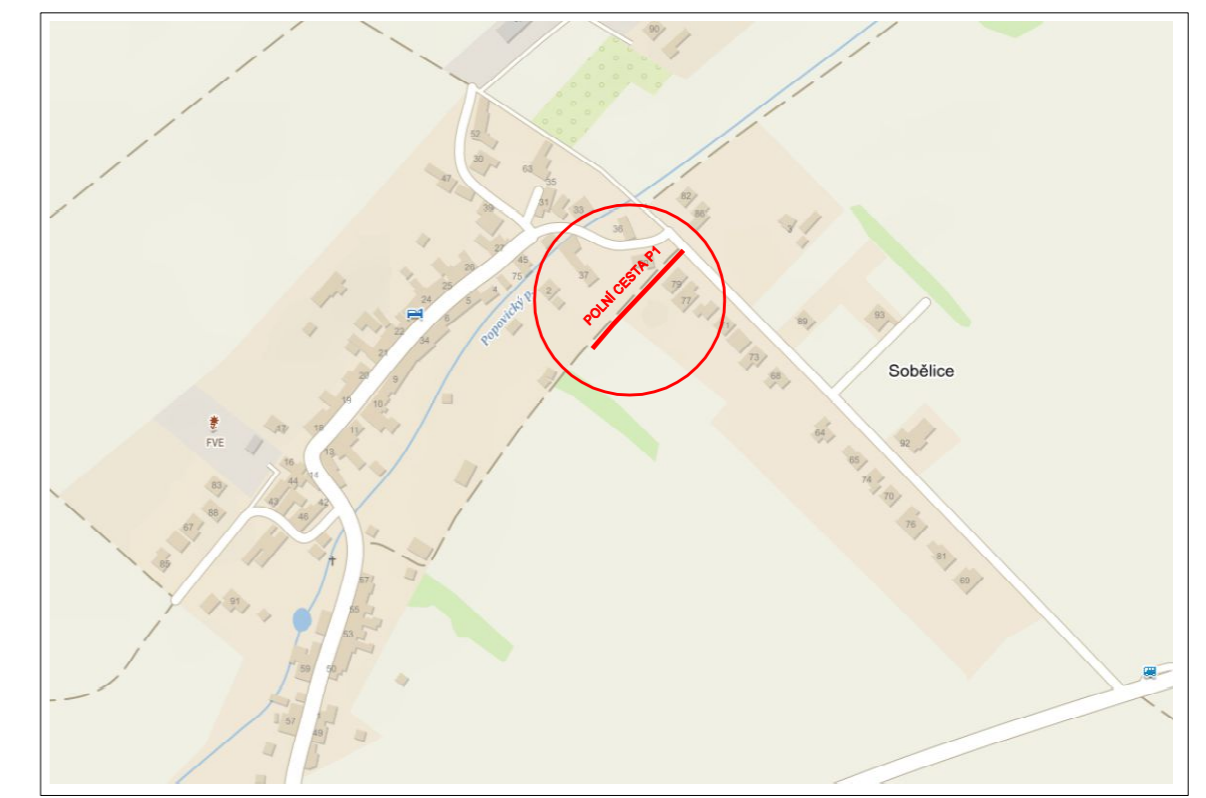


LEGENDA:

- S001.1 KOMUNIKACE
- S001.2 SJEZD

STÁVAJÍCÍ SÍŤ:

- > STÁVAJÍCÍ KANALIZACE
- > STÁVAJÍCÍ VODOVOD
- > STÁVAJÍCÍ NTL PLYNOVOD
- > STÁVAJÍCÍ STL PLYNOVOD
- > STÁVAJÍCÍ VEDENÍ SLABOPROUD
- > STÁVAJÍCÍ VEDENÍ NN
- > STÁVAJÍCÍ VEDENÍ VN

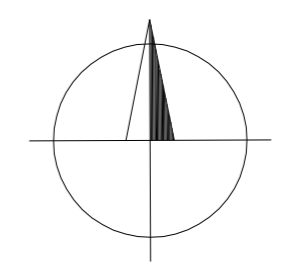

ZÁKRESY PODZEMNÍCH INŽENÝRSKÝCH ZAŘÍZENÍ NESLOUŽÍ JAKO VYTYČOVACÍ VÝKRES-PŘED ZAHÁJENÍM STAVEBNÍCH PRACÍ
 MUSÍ INVESTOR ZAJISTIT JEJICH VYTYČENÍ SPRÁVCEM SÍTÍ A JEJICH OZNAČENÍ NA MÍSTĚ DLE PLATNÝCH PŘEDPISŮ.
 SOUŘADNICOVÝ SYSTÉM JTSK, VÝŠKOVÝ SYSTÉM BpV

ZODP. PROJ. Ing. ŘIHÁK	VYPRACOVAL Ing. ŘIHÁK	KRESLIL Ing. ŘIHÁK	KONTROLOVAL	Ing. ŘIHÁK Vojtěch - ComTech Projektová a inž. činnost, dopravní stavby 767 01 Kroměříž, Nitranská 4486 IČ 68048998, DIČ CZ7107224398	
KRAJ: Zlínský			OBEC: Sobělice u Kroměříže		FORMÁT 3A4
INVESTOR: Obec Rataje, Rataje 139, 768 12 Rataje				DATUM 03/2025	ÚČEL DSPS
KOMUNIKACE K POZEMKU p.č.51 V KATASTRU SOBĚLICE U KROMĚŘÍŽE NA p.č.1212 DOKUMENTACE SKUTEČNÉHO PROVEDENÍ STAVBY				ČÍS. ZAKÁZKY 1720	ČÍS. SOUPRAVY
				MĚŘÍTKO 1:500	ČÍSLO VÝKRESU C-01
SITUACE POZEMKOVÁ "P1"					